

**Legende**


- Bestand
- Rückbau
- Neubau
- Grenzen DB Netze

**Legende Leitungsbestand**


- T Telekomunikation (Deutsche Telekom AG)
- Elt Elektrotechnische Anlagen (ESM Energieversorgung Selb-Marktredwitz GmbH)
- G Gas (ESM Energieversorgung Selb-Marktredwitz GmbH)
- G Gas (Ferngas Nordbayern GmbH)
- AW Abwasser (ESM Energieversorgung Selb-Marktredwitz GmbH)

Die genaue Lage der eingetragenen oberirdischen und unterirdischen Leitungen und deren Tiefen sind nicht bekannt.  
Die Eintragung erfolgte auf Grundlage der Zuarbeit von Plänen der einzelnen Versorgungsträger.

**Hinweis**  
Das Kataster entspricht dem aktuellen amtlichen Auszug aus der ALK und ist zur Maßentnahme nicht geeignet. Aktualität und Lagegenauigkeit sind nicht bekannt.

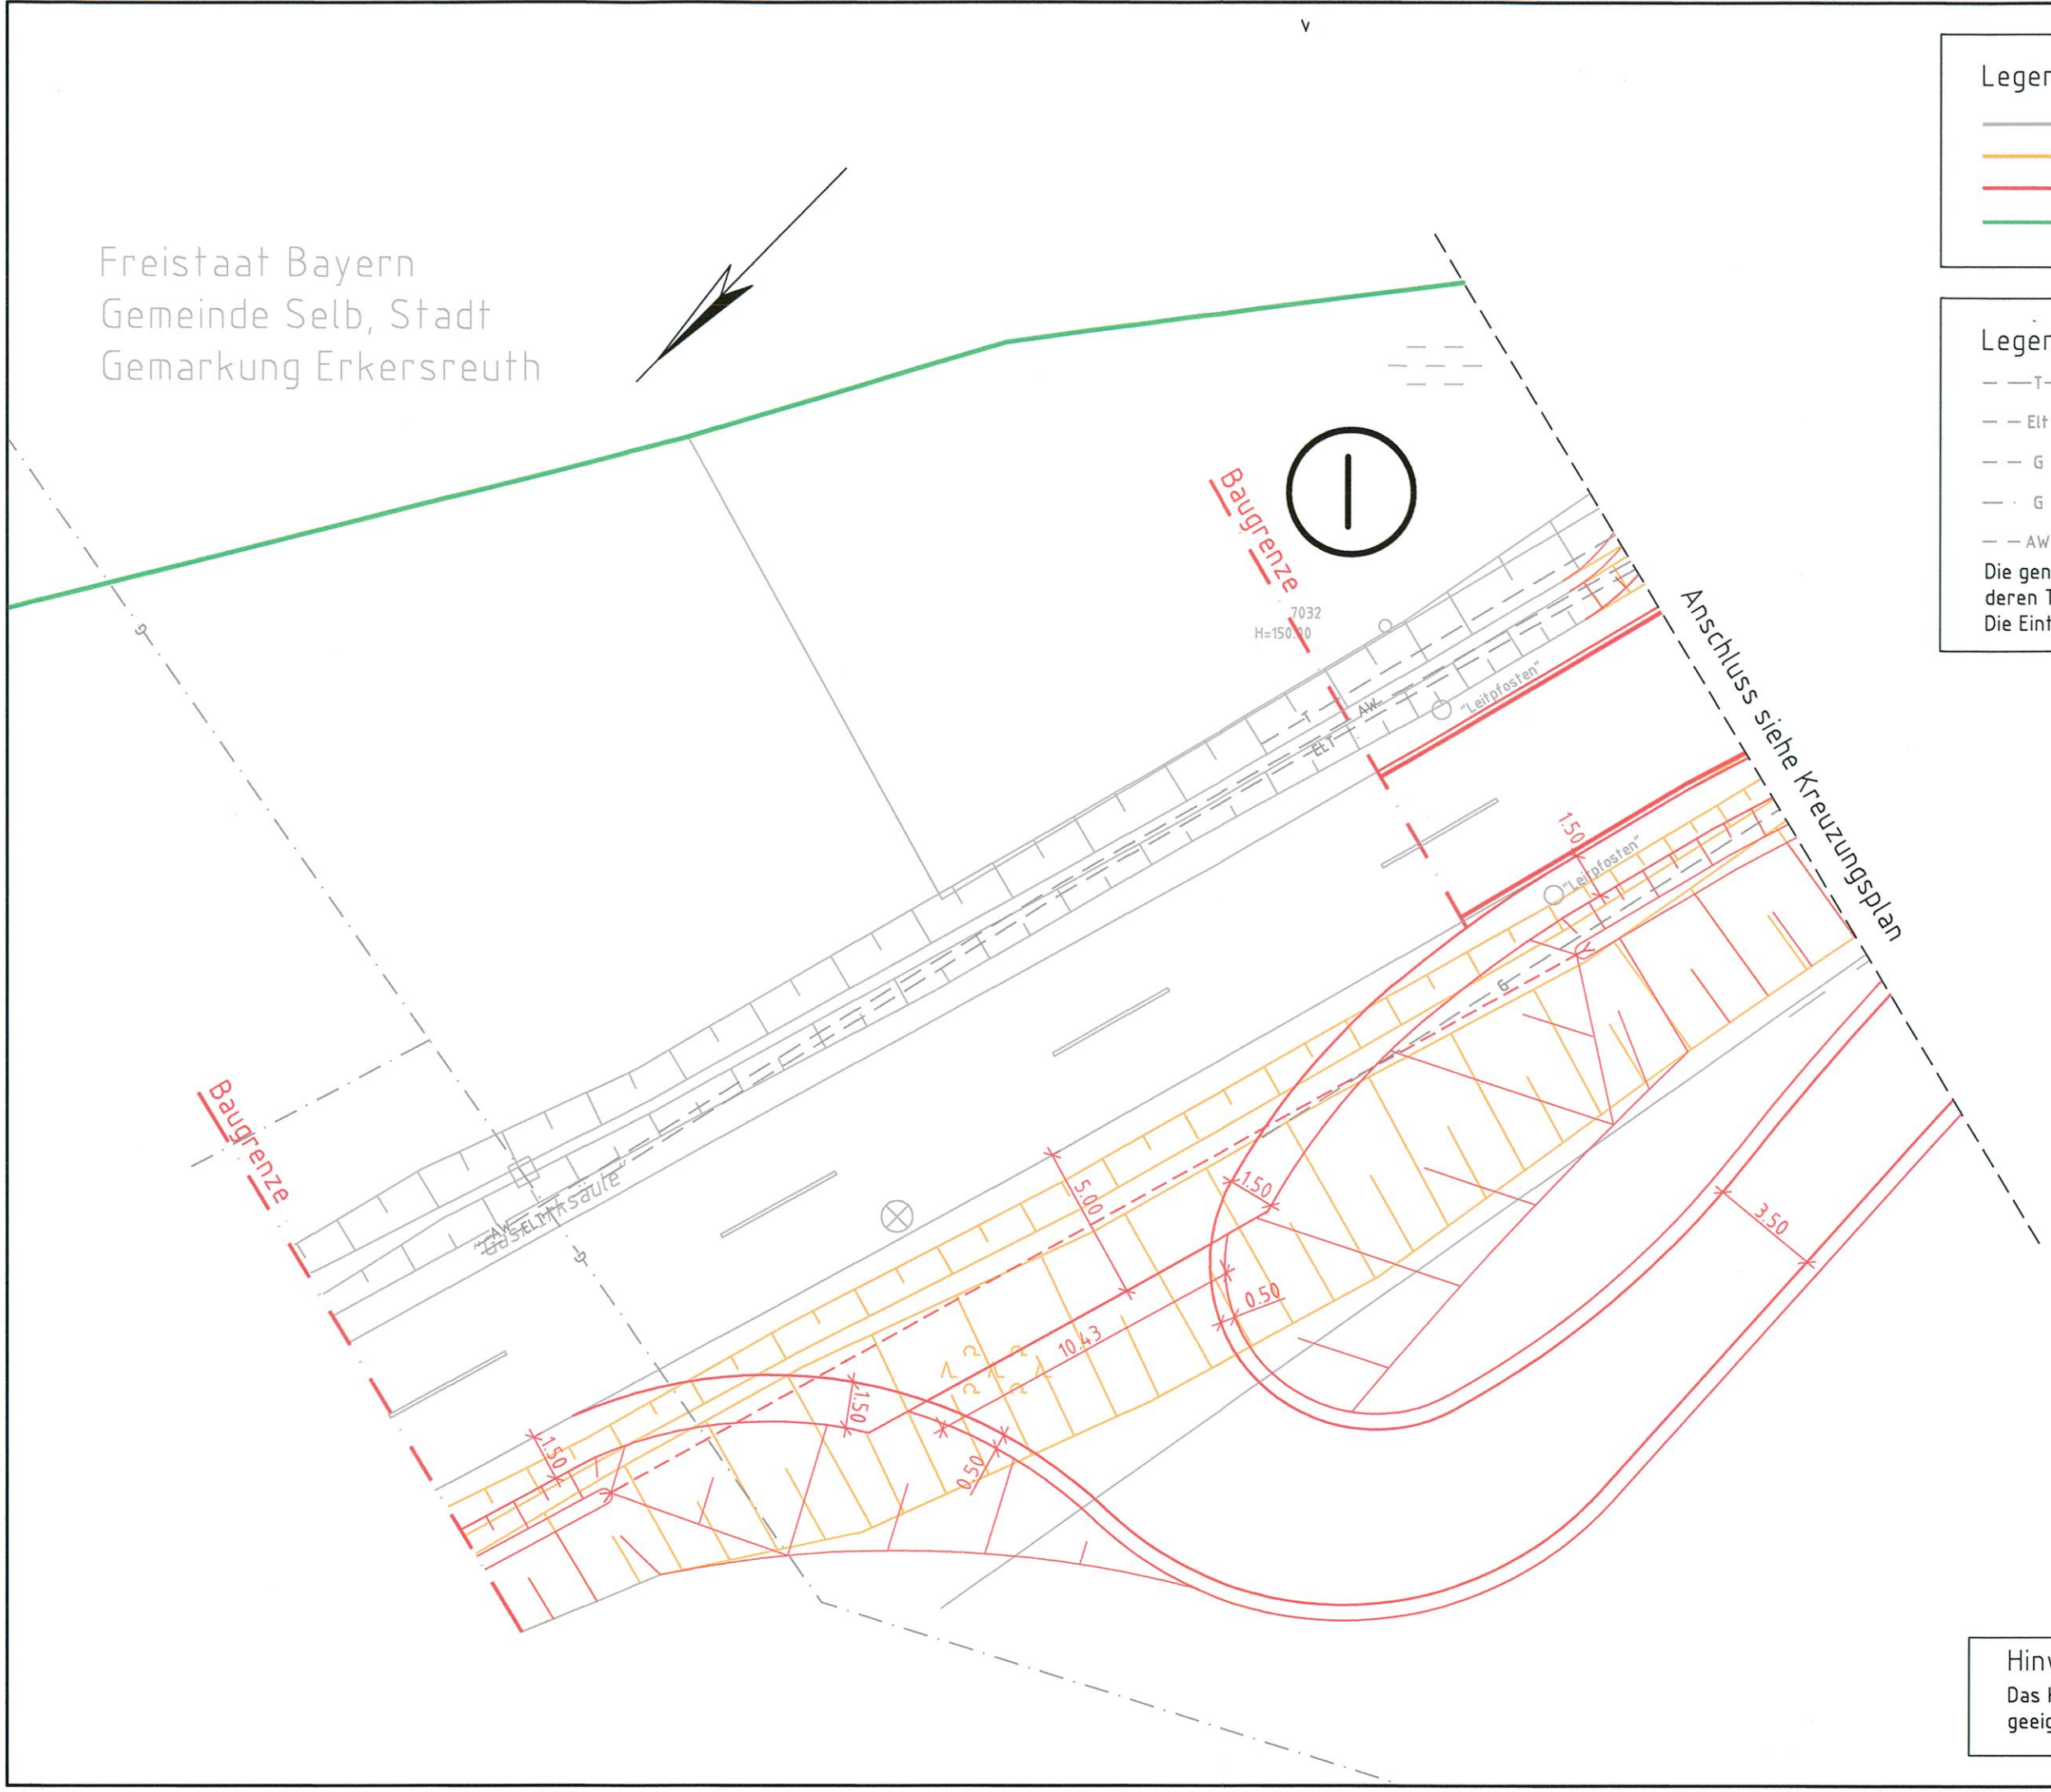

**Nur zur Information!**

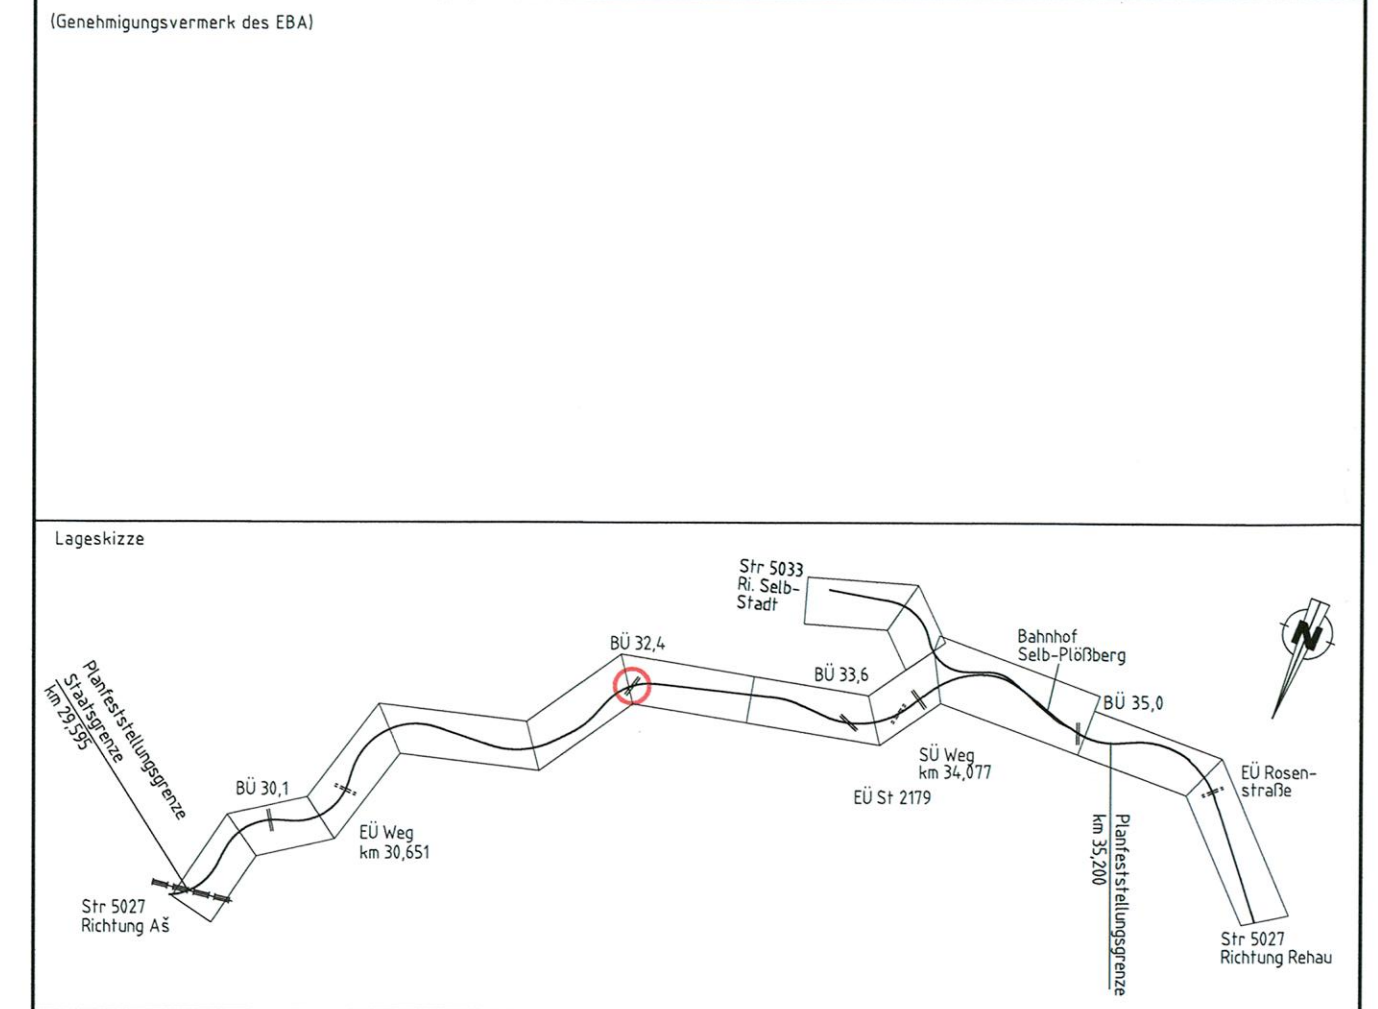

**Unterlage für eine Entscheidung nach § 18 AEG**

| Auftragnehmer:<br><br>Vorhabenträger:<br>DB Netz AG<br>Anlagenplanung<br>Regionalnetze Süd<br>Sandstraße 38-40<br>90443 Nürnberg  | Planverfasser:<br>FUCHS Ingenieurbüro für Verkehrsbau<br>Neefestraße 88<br>09116 Chemnitz<br>Tel. 0371 / 36 99 99 - 0<br>Fax 0371 / 36 99 99 - 11<br>info@ib-fuchs.com<br>Chemnitz, 06.09.2013<br>Ort, Datum, Unterschrift <div style="text-align: right;"> <br/> <i>Nbg, 11.09.14</i><br/> <i>I.A. Hoffmann</i> </div> | Auftrag-Nr.: 6200<br><table border="1" style="width: 100%; border-collapse: collapse;"> <thead> <tr> <th>Datum</th> <th>Name</th> </tr> </thead> <tbody> <tr> <td>07/2013</td> <td>Günther</td> </tr> <tr> <td>07/2013</td> <td>Hartmann</td> </tr> <tr> <td>07/2013</td> <td>Schmidt</td> </tr> </tbody> </table> Plan-Nr.: 5027-14-18-002<br>Planart: Planfeststellung<br>Planzeichen: Lp<br>Blattgr.: L x H = 700 x 297<br>Einwirkungen (Lastmodelle):<br>Höhen- und Koordinatensystem:<br>lokal<br>lokal | Datum    | Name | 07/2013     | Günther | 07/2013 | Hartmann      | 07/2013 | Schmidt |
|---|---|--|----------|------|-------------|---------|---------|---------------|---------|---------|
| Datum   | Name  |  |          |      |             |         |         |               |         |         |
| 07/2013   | Günther   |  |          |      |             |         |         |               |         |         |
| 07/2013   | Hartmann  |  |          |      |             |         |         |               |         |         |
| 07/2013   | Schmidt   |  |          |      |             |         |         |               |         |         |
| Maßstab: 1 : 200<br><b>BÜ km 32.479</b><br>Lageplan<br>Einmündung Feldweg IV. Quadrant  |   |  |          |      |             |         |         |               |         |         |
| Projekt: <b>Reaktivierung Abschnitt Aß (DB-Grenze) - Selb-Plößberg</b><br>Strecke: Strecke Cheb (Eger) - Aß (Asch) - Selb-Plößberg - Oberkotzau   |   |  |          |      |             |         |         |               |         |         |
| <table border="1" style="width: 100%; border-collapse: collapse;"> <tr> <th>Strecke</th> <th>Kilometer</th> <th>Kennzahl</th> </tr> <tr> <td>5027</td> <td>x km 32.479</td> <td>x</td> </tr> </table> | Strecke   | Kilometer  | Kennzahl | 5027 | x km 32.479 | x       |         | Brückennummer |         |         |
| Strecke   | Kilometer   | Kennzahl   |          |      |             |         |         |               |         |         |
| 5027  | x km 32.479   | x  |          |      |             |         |         |               |         |         |

P:\S1\5279-5027-Reaktivierung-09-14\_BÜ-05\_Plan\K\_C\_Krpa\6200\_BÜ\_32.4.dwg, G\_2\_La, 26.11.2013 10:05:06, gwerther